


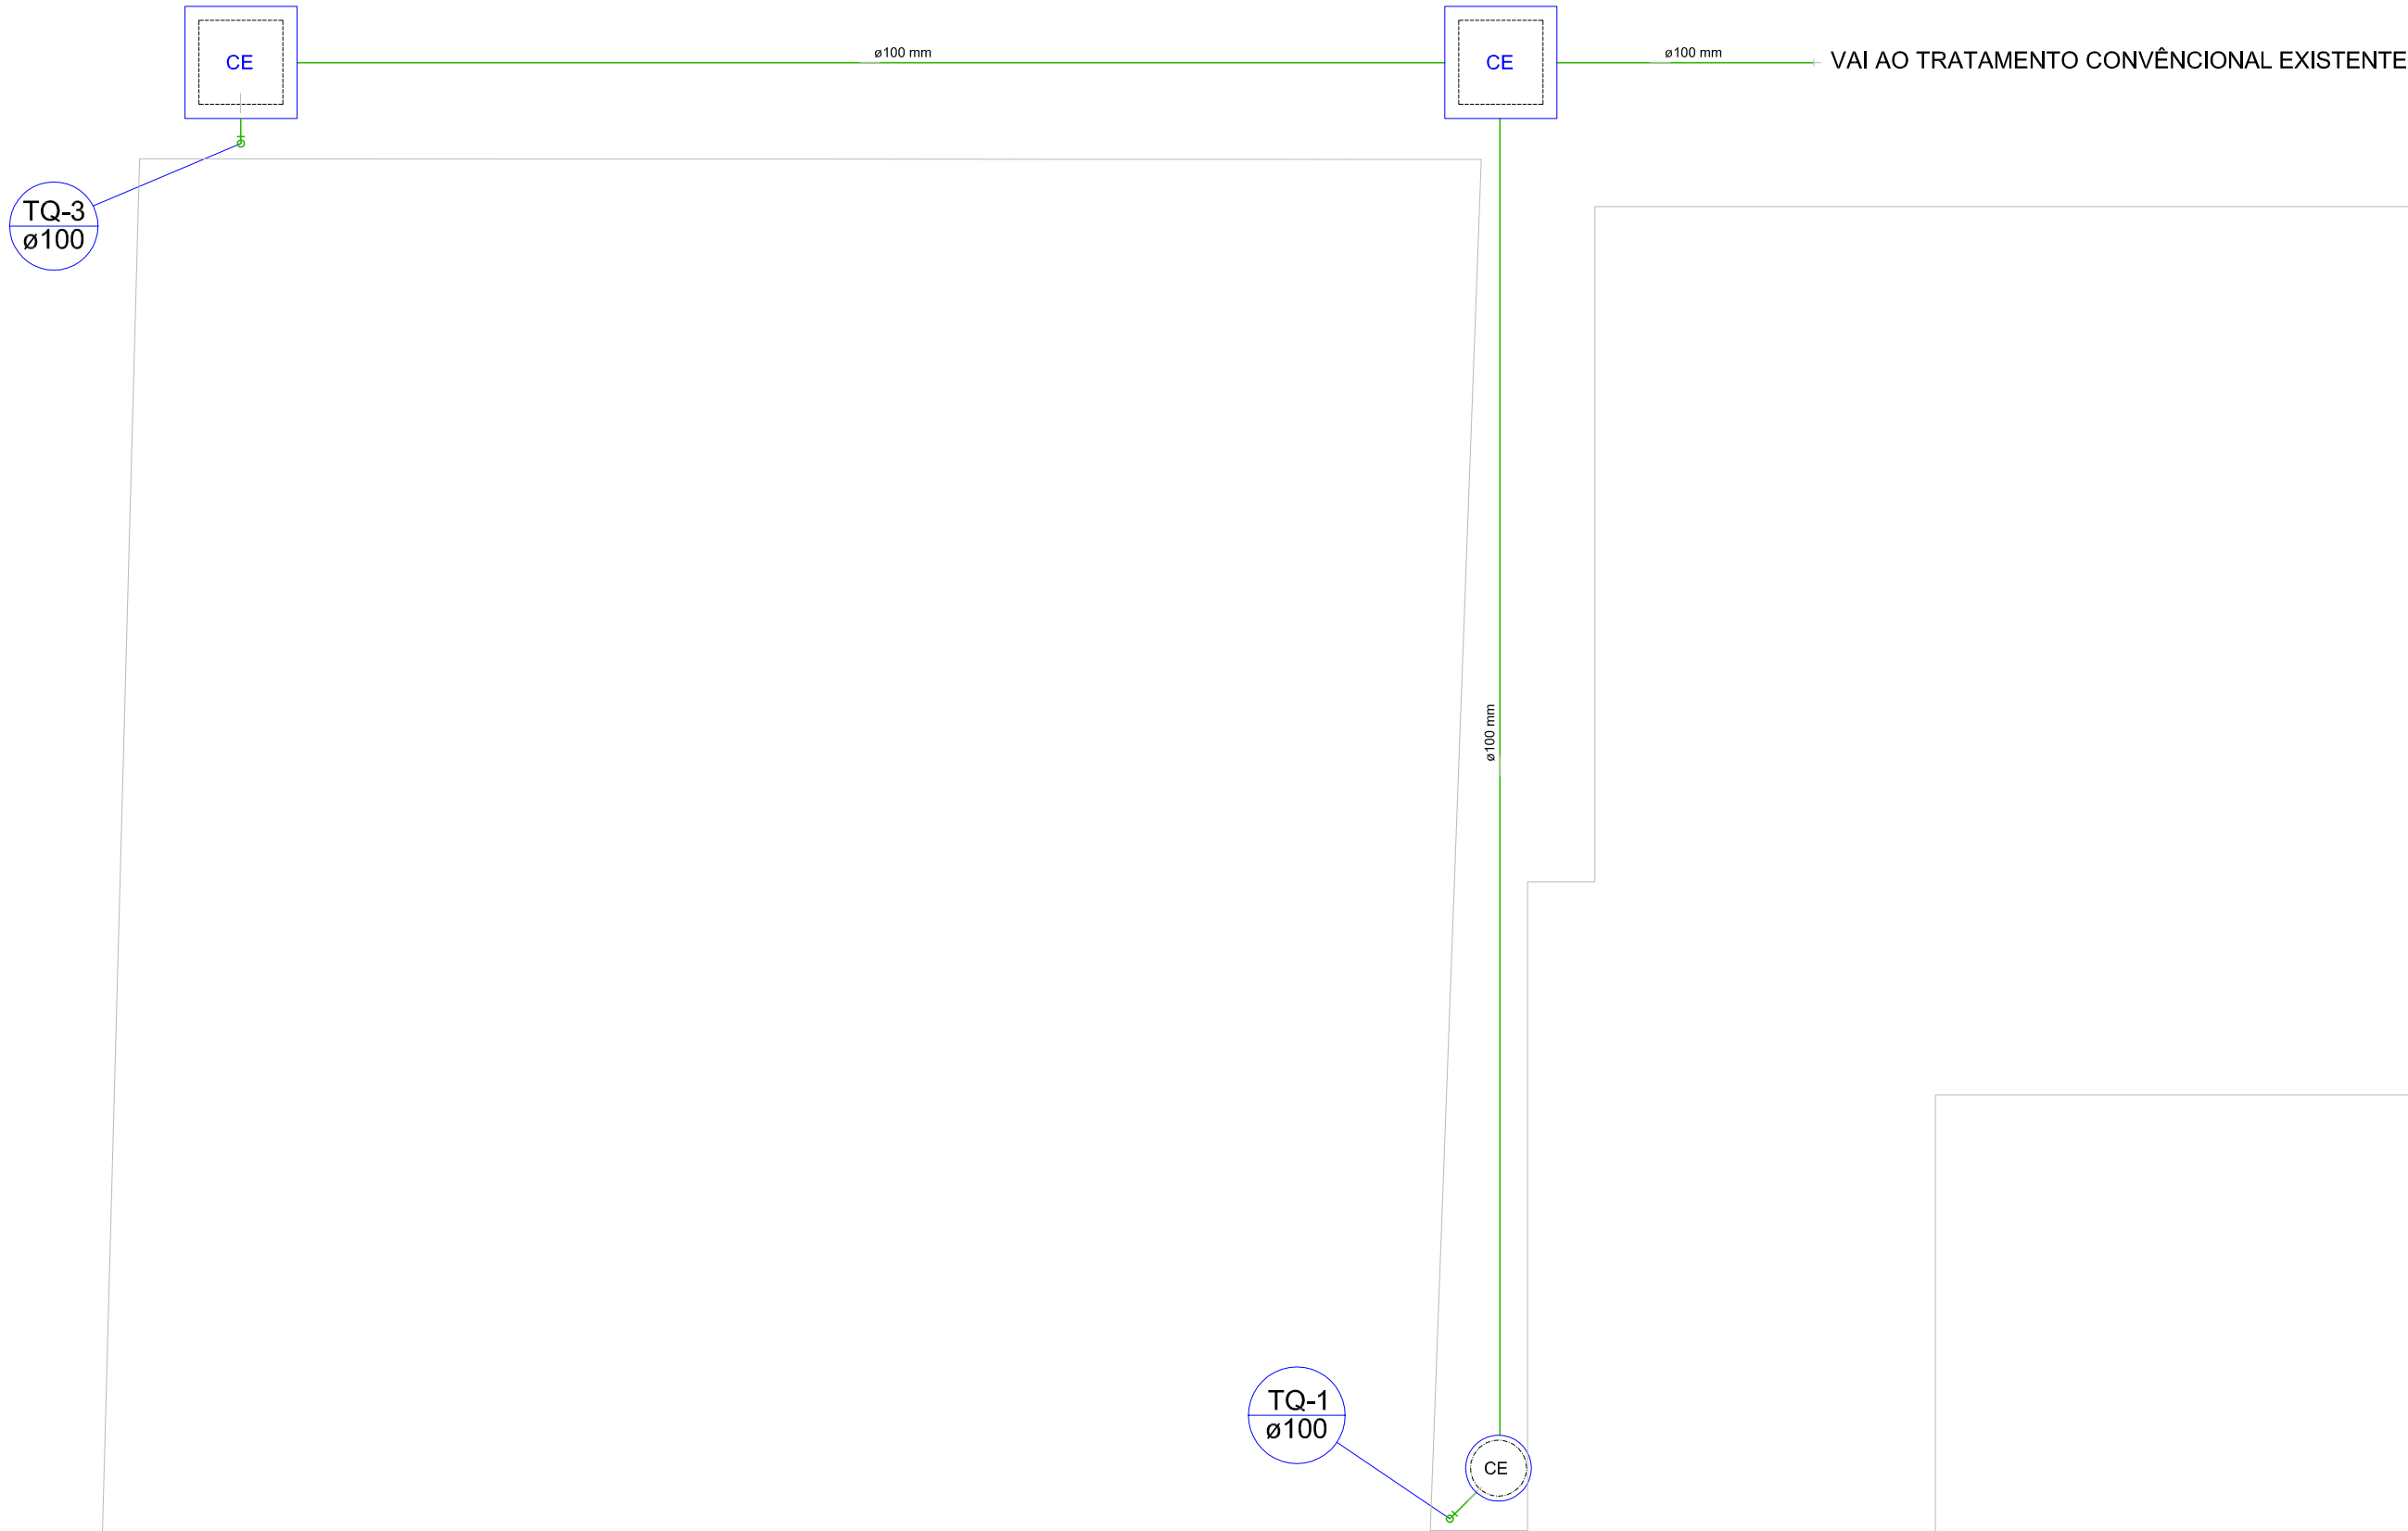

Lista de Materiais	
Caixas de Passagem	
Caixa de Inspeção esgoto simples	2 pc
CE- 60x60 cm	
Caixa de passagem modulada	1 pc
DN 40 cm	
PVC Esgoto	
Curva 90 curta	2 pc
100 mm	
Tubo PVC ponta-bolsa c/ virola	
100 mm - 4"	22,18 m

Legenda	
	Caixa de passagem
	Caixa Inspeção Esgoto Simples
	Curva 90 curta-coluna

Planta Hidro do subsolo
escala 1:50

DINAMIZE

ENGENHARIA

DEMÉTRIO G. GERHARDT

ENGENHEIRO CIVIL - CREA RS 179894

SAMUEL DELAZERI

ENGENHEIRO CIVIL - CREA RS 149208

Rua São Pedro | nº 21 | Sala 102 | Lajeado/RS | Fone: (51) 3729-7643 | contato@dinamize.eng.br

OBRA

Hospital de Caridade Santa Rita - Centro Cirúrgico

Rua Osvaldo Aranha, 128, Triunfo / RS.

PROPRIETÁRIO

Hospital de Caridade Santa Rita

RESPONSÁVEL TÉCNICO

SAMUEL DELAZERI

ENGENHEIRO CIVIL - CREA RS 149.208

PROJETO

HIDROSSANITÁRIO

FRANCHA

01

DESCRIÇÃO

PLANTA BAIXA DO SUBSOLO

DATA

MAIO/2018

ESCALA

INDICADA

ÁREA

300,72

DESENHO TÉCNICO

Fernando Battisti