


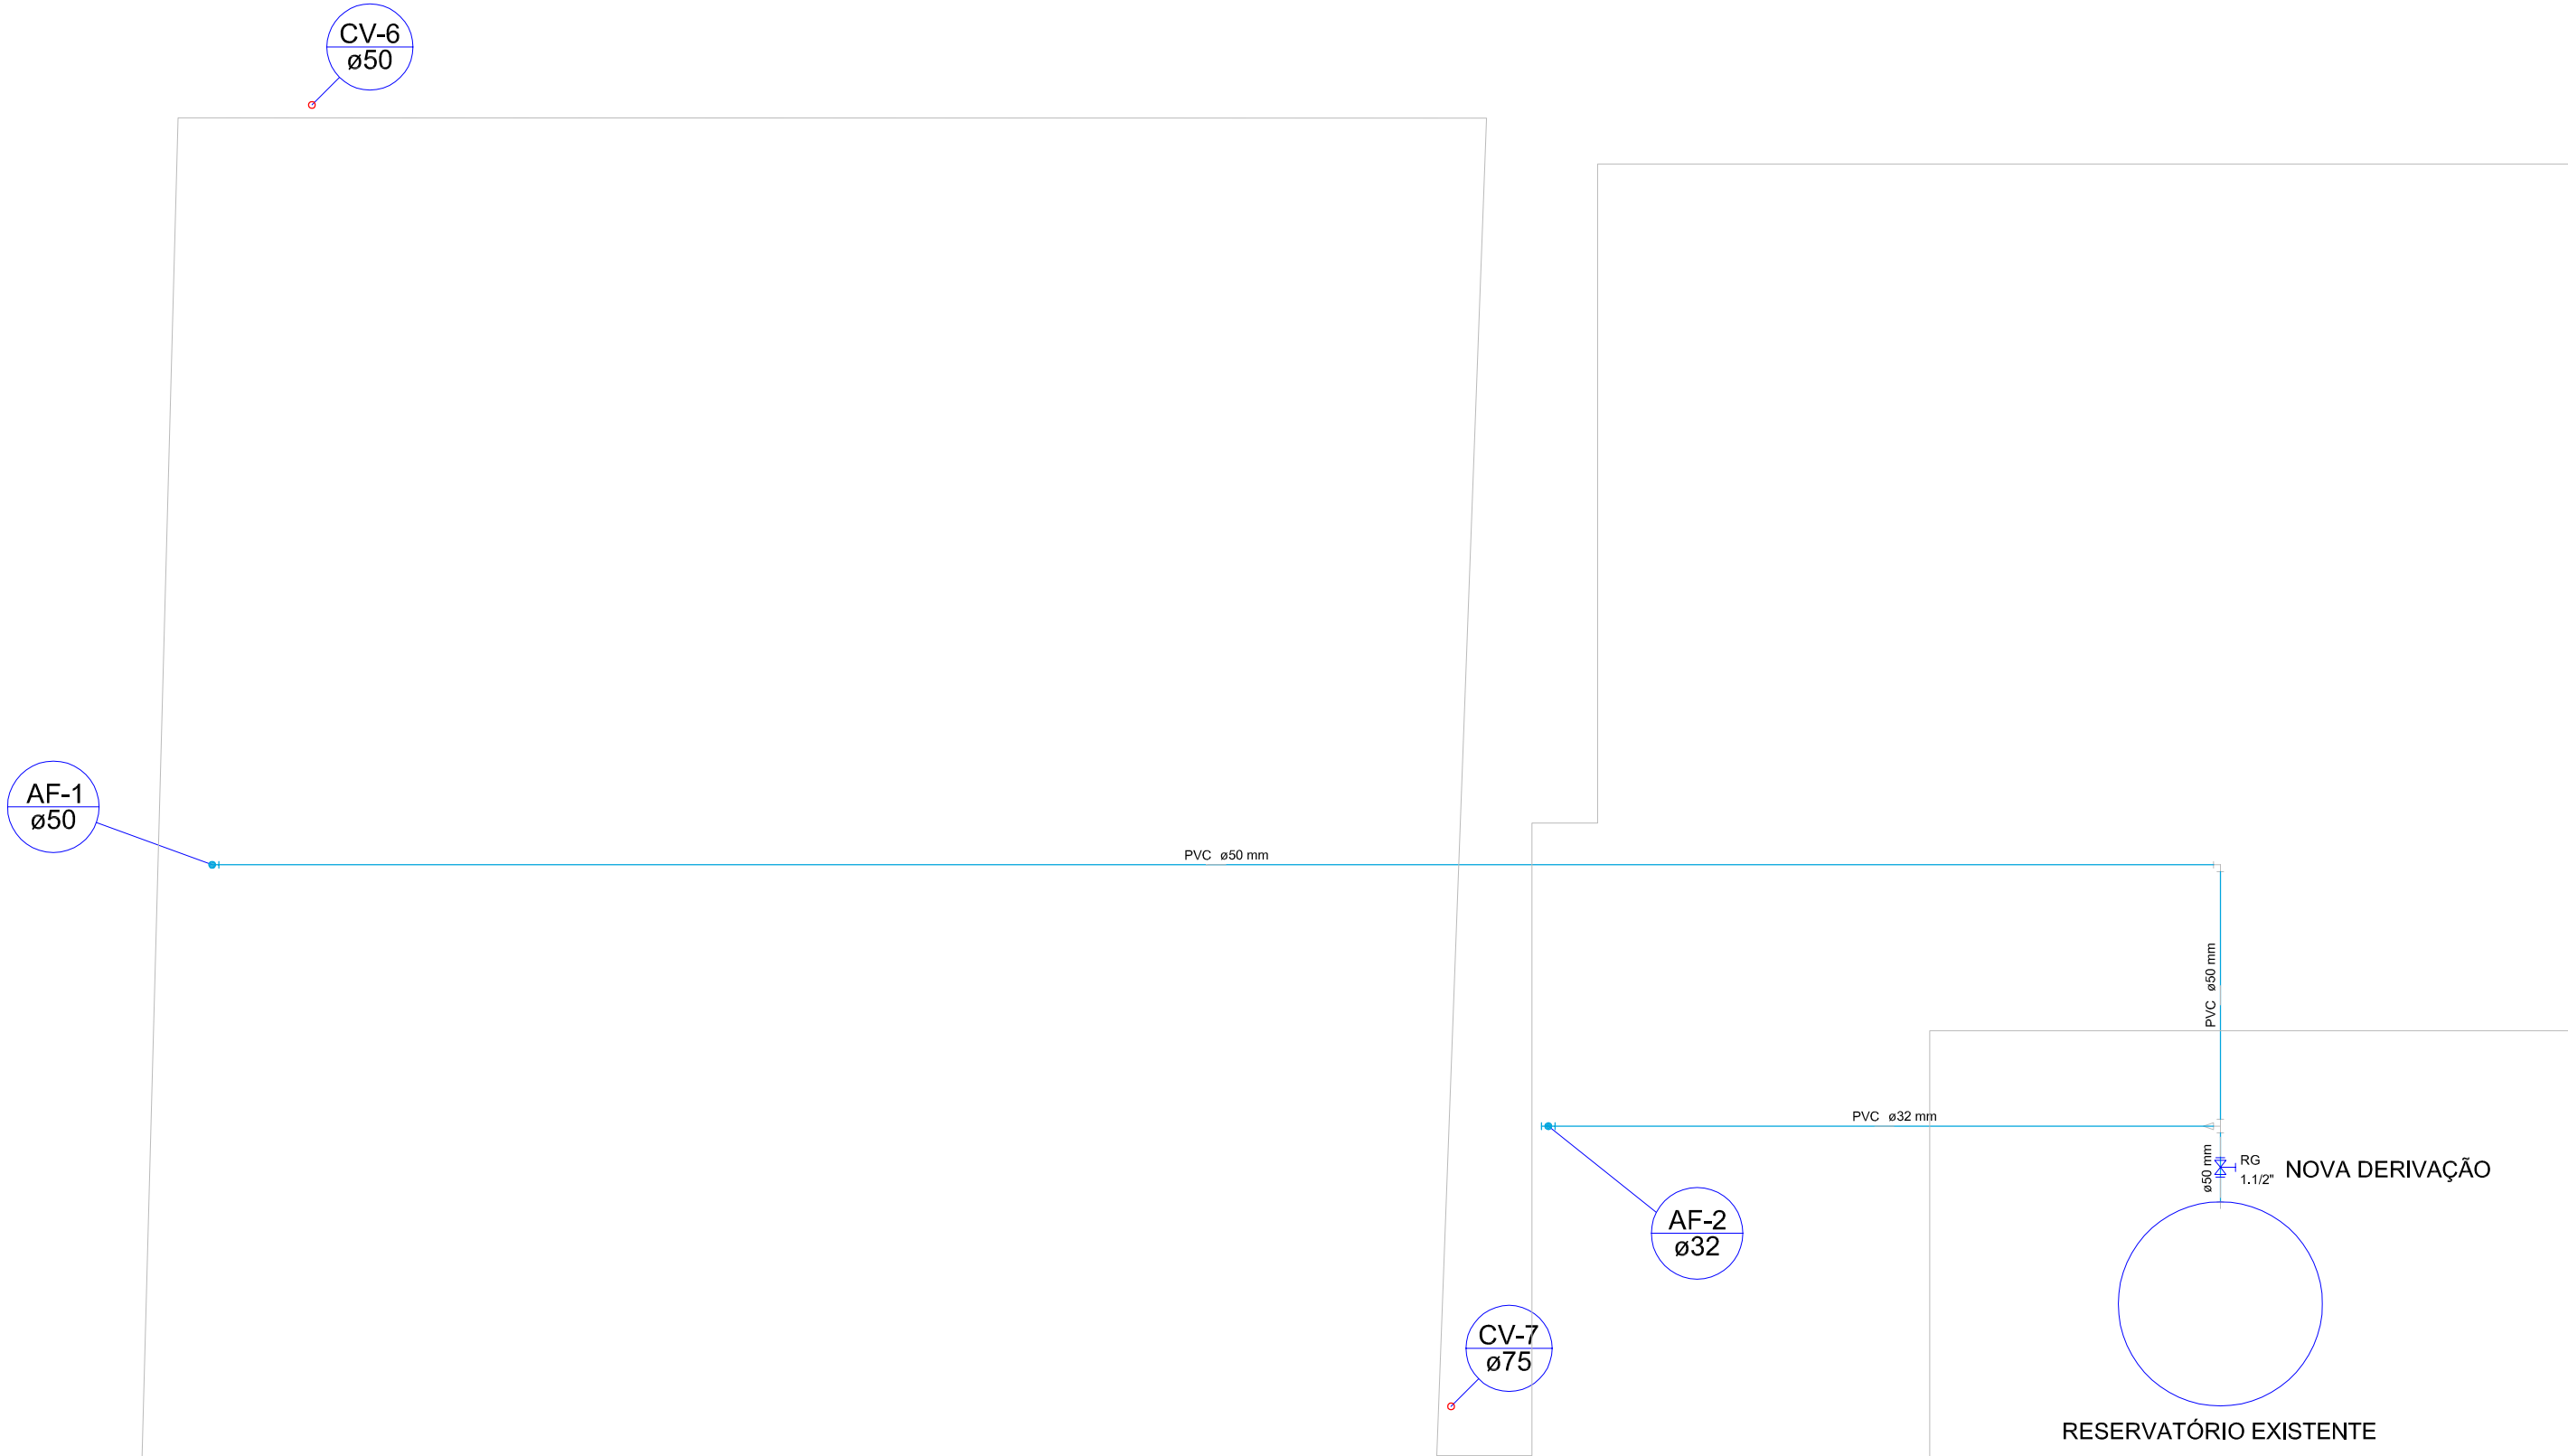

Lista de Materiais		
Ventilação	PVC Espgto	
	Terminal de ventilação	2 pz
	Tubo PVC ponta-bolsa c/ virola	4,36 m
	50 mm - 2"	
	75 mm - 3"	4,32 m
Metals	Registro de gaveta bruto ABNT	
	1.1/2"	1 pz
Água fria	PVC rígido soldável	
	Adapt. sól. c/ flange livre p/ cu. d' água	1 pz
	50 mm - 1.1/2"	
	Adapt. sól. curto c/bolsa-rosca p registro	2 pz
	50 mm - 1.1/2"	
	Curva 90 soldável	
	32 mm	1 pz
	50 mm	2 pz
	Tubos	
	32 mm	7,86 m
	50 mm	19,65 m
	Tê de redução 90 soldável	
	50 mm - 32 mm	1 pz

Legenda	
	Registro bruto gaveta ABNT c/PVC soldável - RG
	Terminal de ventilação- coluna

Planta Hidro da cobertura
escala 1:50

DINAMIZE

ENGENHARIA

DEMÉTRIO G. GERHARDT

ENGENHEIRO CIVIL - CREA RS 179894

SAMUEL DELAZERI

ENGENHEIRO CIVIL - CREA RS 149208

Rua São Pedro | nº 21 | Sala 102 | Lajeado/RS | Fone: (51) 3729-7643 | contato@dinamize.eng.br

OBRA		Hospital de Caridade Santa Rita - Centro Cirúrgico	
Rua Osvaldo Aranha, 128, Triunfo / RS.			
PROPRIETÁRIO		RESPONSÁVEL TÉCNICO	
Hospital de Caridade Santa Rita		SAMUEL DELAZERI	
ENGENHEIRO CIVIL - CREA RS 149.208			
PROJETO			FRANCHA
HIDROSSANITÁRIO			03
DESCRIÇÃO			
PLANTA BAIXA DA COBERTURA			
DATA	ESCALA	ÁREA	DESENHO TÉCNICO
MAIO/2018	INDICADA	300,72	Fernando Battisti