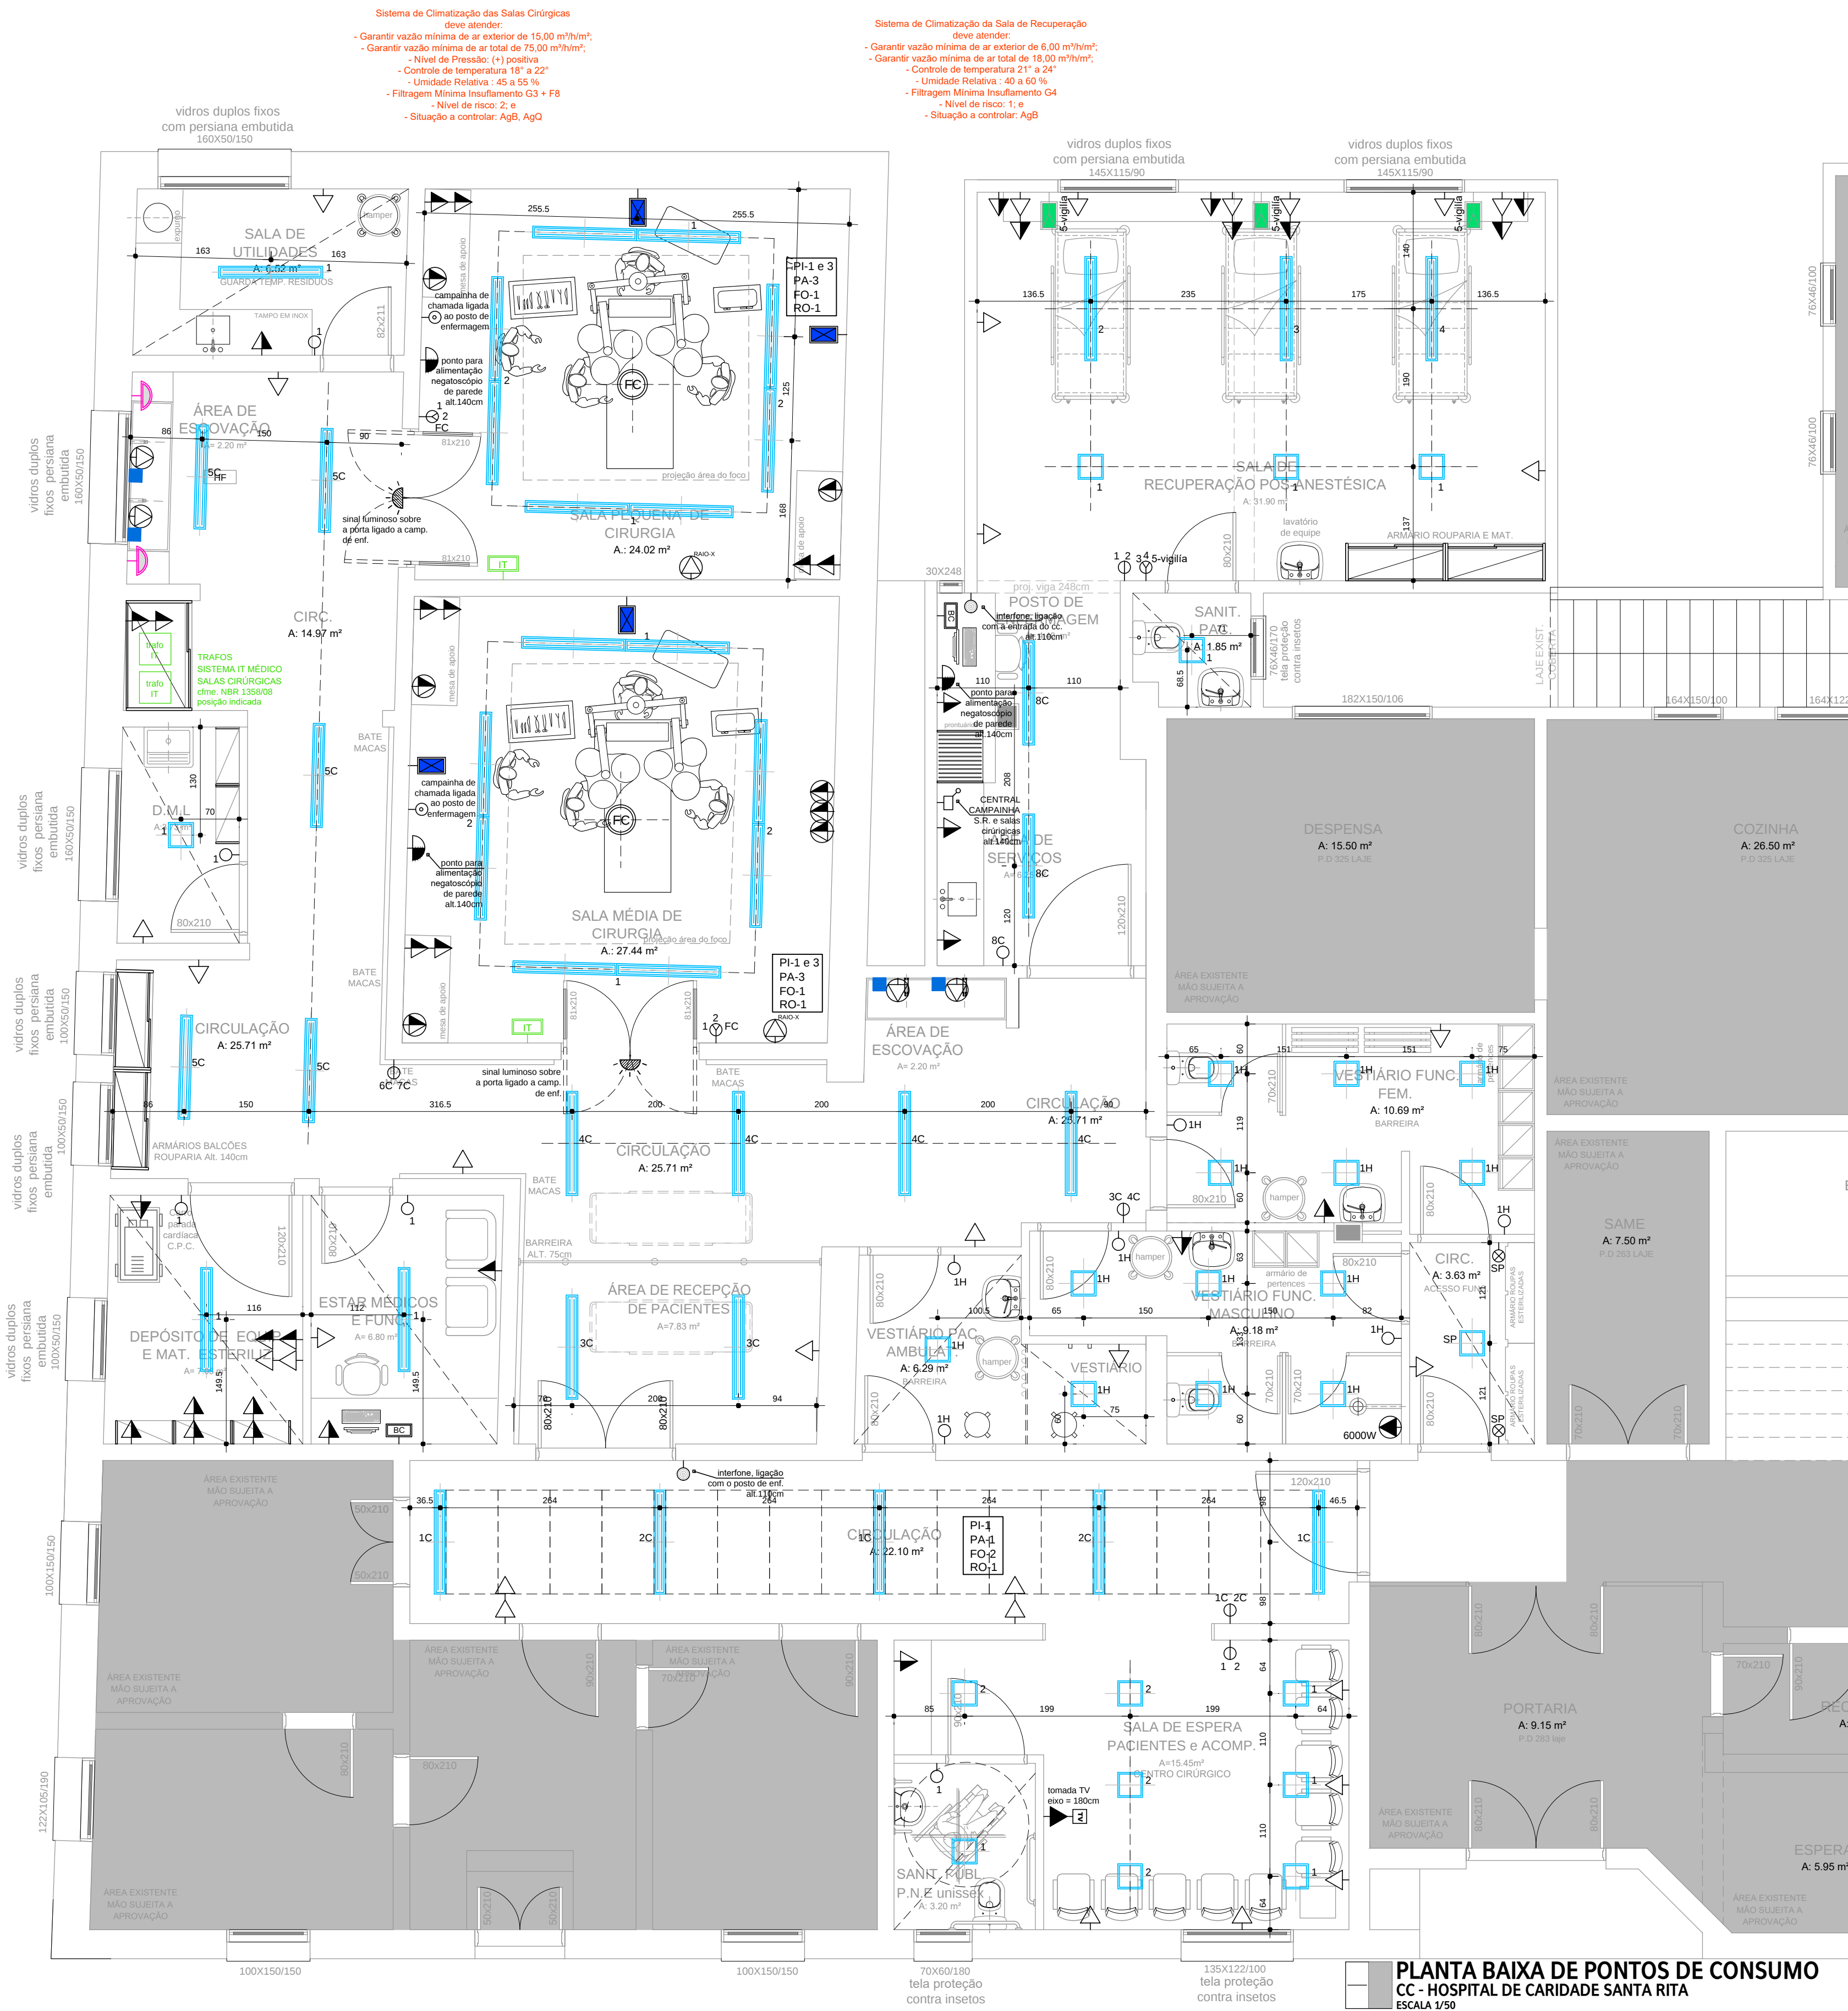
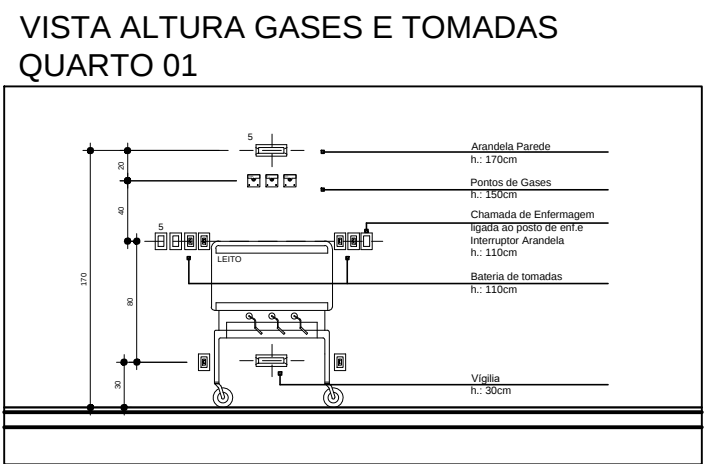


	TOMADA ALTA eixo:180cm
	TOMADA MEIA ALTURA eixo:110cm
	TOMADA BAIXA H eixo: 30 cm
	TOMADA ALTA DE FORÇA H eixo: 210 cm
	TOMADA MÉDIA DE FORÇA H eixo: 110 cm
	TOMADA BAIXA DE FORÇA H eixo: 30 cm
	TOMADA BAIXA DE FORÇA EQUIP. MÓVEL DE RAIO-X (SCHUCKO) eixo.:30cm
	BATERIA DE PONTOS COMERCIAIS H eixo.: 30cm ver legenda
	TOMADA DE CAIXA DUPLA H eixo =30cm
	TOMADA DE CAIXA DUPLA H eixo =110cm
	QUADRO DE DISTRIBUIÇÃO - CD EXISTENTE
	QUADRO DE ALARME DE GASES - POR SETOR. ALT.200cm
	INTERRUPTOR SIMPLES H eixo =110cm
	INTERRUPTOR DUPLO H eixo =110cm
	INTERRUPTOR TRÍPLIO H eixo =110cm
	INTERRUPTOR ACIONAMENTO HOTEL H eixo =110cm
	INTERRUPTOR CAMPANHA DE ENFERMAGEM H eixo 110cm LIGADO AO POSTO DE ENFERMAGEM
	CENTRAL CHAMADA DE ENFERMAGEM ver altura em planta
	SINAL LUMINOSO CHAMADA ENFERMAGEM H eixo:255cm (sobre porta)
	PONTO ILUMINAÇÃO VIGÍLA PAREDE H eixo :30cm
	BATERIA DE GASES - ver legenda de símbolos
	PONTO ANTENA TELEVISÃO H eixo : 180 cm
	VENTILAÇÃO MECÂNICA NO TETO
	INST. ELÉTRICA DE EMERGÊNCIA - GERADOR
	INST. ELÉTRICA DIFERENCIADA
	ÓXIDO NITROSO H:140-150 cm (cfme. beira de leito)
	OXIGÊNIO MEDICINAL H:140-150 cm (cfme. beira de leito)
	VÁCUO CLÍNICO H:140-150 cm (cfme. beira de leito)
	AR COMPRIMIDO MEDICINAL H:140-150 cm (cfme. beira de leito)
	PONTO NA PAREDE PARA INTERFONE - H eixo = 110cm
	INTERRUPTOR COM SENSOR DE PRESENÇA H eixo =110cm
	PONTO PÍ TELEFONE e LÓGICA RJ45 H eixo =30 cm
	PONTO TELEFONE e LÓGICA RJ45 MEIA ALTURA H eixo =110 cm
	BATERIA DE PONTOS 01 - ver legenda de símbolos
	BATERIA DE PONTOS 04 - ver legenda de símbolos

LUM.01	Luminária/painel de embutir LED SLIM LINHA ST4294440 BIVOLT com emissão de luz na cor branco neutro 4000K. Corpo com acabamento em pintura eletrostática na cor branca. Dim.: 122x320mm Potência : 40W - 3400 lúmens Temp. Cor 4000K Ref.: Stella ou equivalente técnico.
LUM.02	Luminária/painel de embutir LED ULTRA SLIM LINHA ST4294440 BIVOLT com emissão de luz na cor branco neutro 4000K. Corpo com acabamento em pintura eletrostática na cor branca. Dim.: 40x40x20mm Potência : 32W - 2500 lúmens Temp. Cor 4000K Ref.: Stella ou equivalente técnico.
	Luminária quadrada de embutir em parede tipo balizador. LED 0.6W a 1.2W. Corpo com acabamento em pintura eletrostática na cor branca. Refletor assimétrico em alumínio frizado anodizado Dim.: 90x90x40mm Potência : 1.2W Temp. Cor 3000K Ref.: Abalux BZ34- e ou equivalente técnico.
	Luminária tipo arandela LED. Corpo com acabamento em pintura eletrostática na cor branca. Iluminação direta e indireta. Dim.: 76x76x106mm Potência : 1.5W Temp. Cor 3000K Ref.: Abalux - AR89-S1LED3K ou equivalente técnico. Altura de instalação: até 170cm
SISTEMA BATERIA CERCIAL MODELO UTILIZADO NA PLANTA	
ATENÇÃO: AS CAIXAS DE PTOS. ELÉTRICOS INSTALADAS EM PAREDES DE GESSO NÃO PODERÃO SER POSICIONADAS SIMÉTRICAMENTE EM LADOS OPÓSTOS DA PAREDE. PREVER PEQUENO DESLOCAMENTO PARA NÃO HAVER SOBREPOSIÇÃO E MAL ACAB. DEVIDO A PEQUENA ESPESSURA DAS PAREDES.	
ESPECIFICAÇÕES ELÉTRICAS: - TODAS AS TOMADAS DEVERÃO SER ATERRADAS - TODOS INTERRUPTORES E TOMADAS TERÃO ACABAMENTO NA COR BRANCO REF. IRIEL LINHA TALARI.	
SISTEMA GASES MEDICINAIS: AS REDES E PONTOS DE GASES MEDICINAIS SÃO EXISTENTES. PROCEDER O EMBUTIMENTO DA TUBULAÇÃO APARENTE EXISTENTE DESEJO DO FORRO ATÉ O PONTO DE CONSUMO A 15cm DO PISO. TODAS TUBULAÇÕES DEVEM TER PORÇÃO EMBUTIDAS NA PAREDE NO MOMENTO QUE DESEM DO FORRO EM DIREÇÃO AOS PONTOS DE CONSUMO. NENHUMA BAIXADA DE TUBULAÇÃO DE GASES DEVE FICAR APARENTE. PROCEDER A TROCA DOS PONTOS DE CONSUMO (CONJ. CANOPLAS) EXISTENTE. CLIMATIZAÇÃO ARTIFICIAL: O CÁLCULO DE POTÊNCIAS, DIMENSIONAMENTOS E SISTEMA ADOPTADO, BEM COMO MELHOR POSIÇÃO DE INSTALAÇÃO DEVEM SER REALIZADOS POR ENGENHEIRO OU TÉCNICO RESPONSÁVEL. POSIÇÕES DE ALIMENTAÇÃO INTERNAS LOCALADAS EM PLANTA SÃO APENAS SUGESTÕES. PODENDO SER MODIFICADAS COM A CONCORDÂNCIA DA EQUIPE DE PROJETO. QUADROS DE DISTRIBUIÇÃO - CD: O PROJETO ELÉTRICO DEVERÁ CONSIDERAR OS CDS EXISTENTES E PREVER AS ADEQUAÇÕES NECESSÁRIAS. ASSIM COMO OS NOVOS	

[illegible]

OBSERVAÇÕES
1- NÃO TIRAR MEDIDAS POR ESCALA. CONFERIR MEDIDAS NO LOCAL

 BADERMANN arquitetos associados		Rua Conselheiro Brotero, 654 / 5ºP CEP: 09040-050 - Pq. do Alegre/RS Fone/Fax: (51) 3321 2499 www.badermannarquitetos.com.br	
OBRA: Hospital de Caridade Santa Rita Projeto Arquitetônico Executivo - Centro Cirúrgico		ÁREA: 220,00 m² DESENHO: WCB	
PROPRIETÁRIO: Hospital de Caridade Santa Rita		LOCALIZAÇÃO: Rua Oswaldo Aranha, nº 128 Triunfo / RS	
RESPONSÁVEL TÉCNICO: Arqº Marcos R. Barbedo - CAU A 45254-8		COLABORADORES: Arqº Jonas Badermann de Lemos - CAU A 13790-1 Arqº Paula Mesquita Zampiva - CAU A 60478-0 Arqº Gabriela Flores - CAU A 45026-0	
ASSUNTO: Centro Cirúrgico Planta Baixa de Pontos de Consumo		REVISÃO: R01 ESCALA: 1/50	
ARCHITECTURA PRIVILEGIATA * DIREITOS AUTORAIS RESERVADOS CONFORME LEI 5.194/1966.		PRANCHA: ARQ 04/07	