


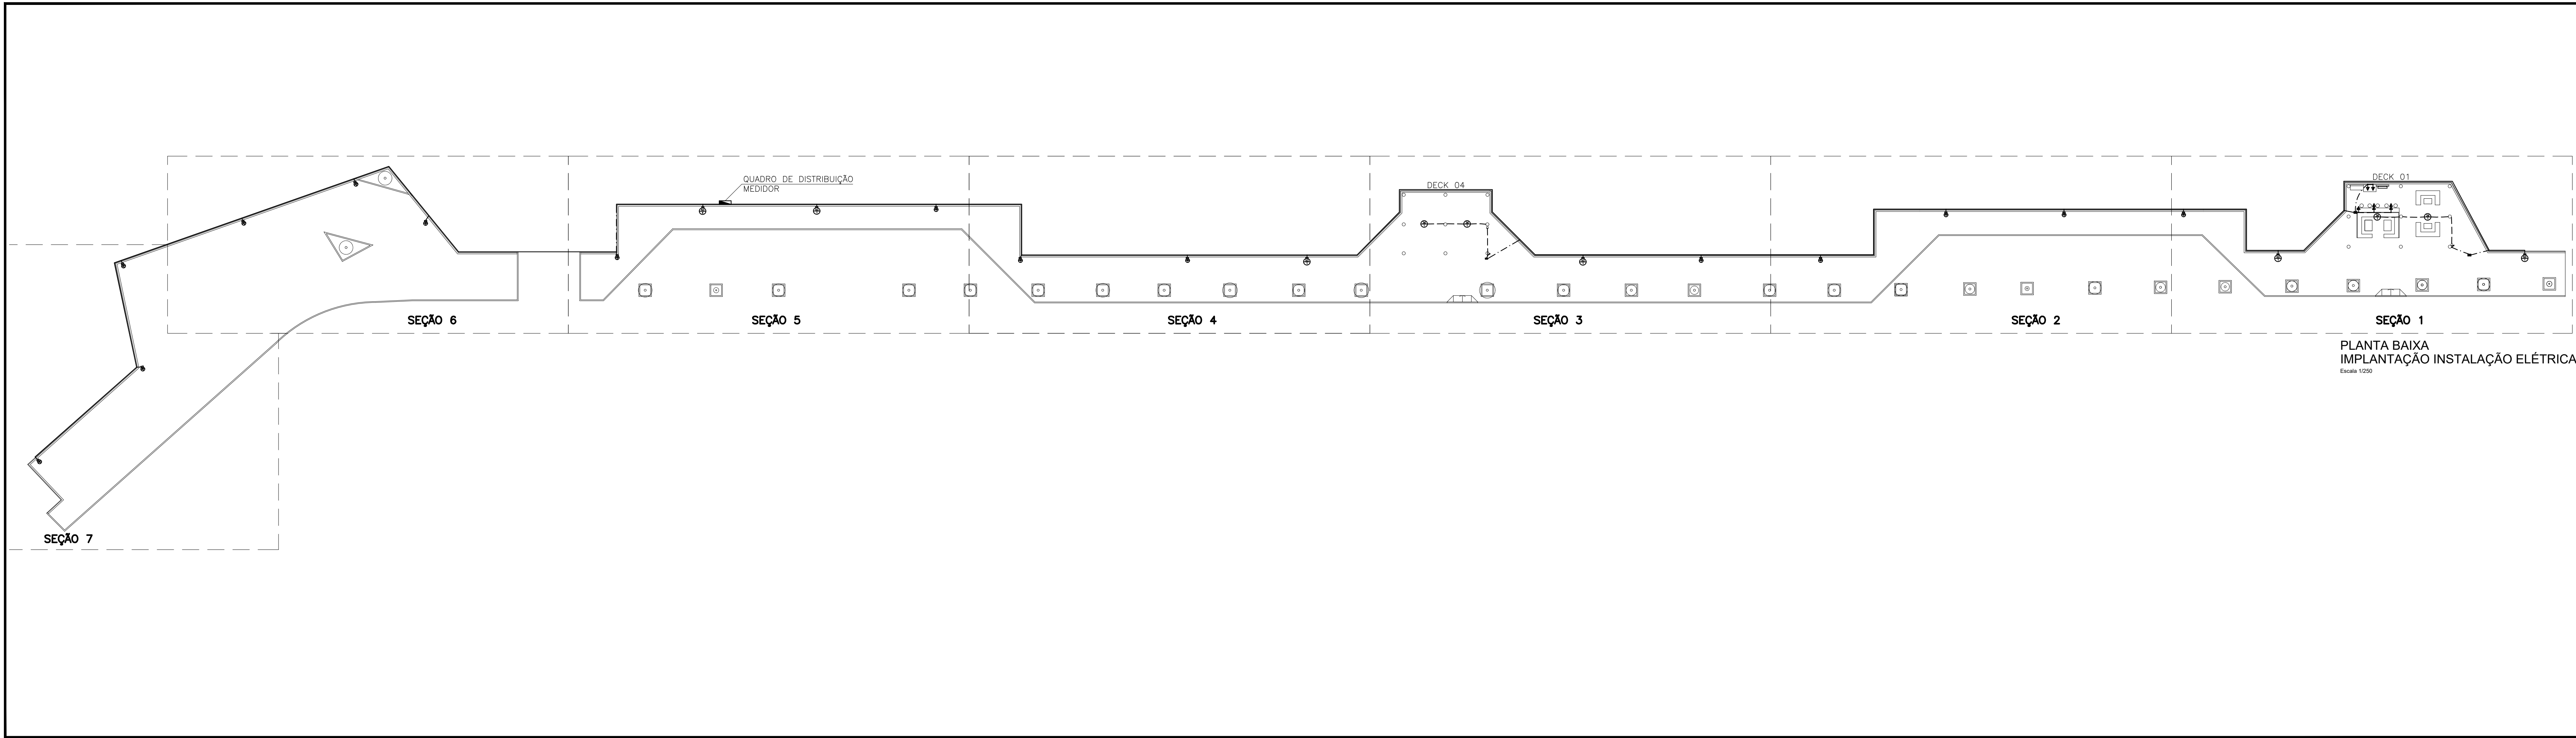

PLANTA BAIXA
IMPLANTAÇÃO INSTALAÇÃO ELÉTRICA
Escala 1:200

DT	02/2019	LABELA	ARQUITETA JULIA FAGUNDES	PROJETO FINAL: ENCAMINHAMENTO PARA LICENCIAMENTO
DE	01/2019	PAPEL B4M	ARQUITETA JULIA FAGUNDES	PROJETO FINAL
DESCRIÇÃO	DATA	FORMATO	PROJETO FINAL	PROJETO FINAL



PREFEITURA MUNICIPAL DE TRIUNFO
SECRETARIA DE COORDENAÇÃO E PLANEJAMENTO
ESTADO DO RIO GRANDE DO SUL

ÁREA	MIRANTE DOS PLÁTANOS		PROJETO	06/17	ÁREA	0000m²
PROJETO	PROJETO ARQUITETÔNICO E DETALHAMENTOS		DATA	27-02-2019	PROJETO	01
PROJETO	JULIA FAGUNDES ARQUITETA E PLANEJADORA CAU/RG 200938-6		PROJETO	IMPLANTAÇÃO INSTALAÇÃO ELÉTRICA	PROJETO	NORBERTO