



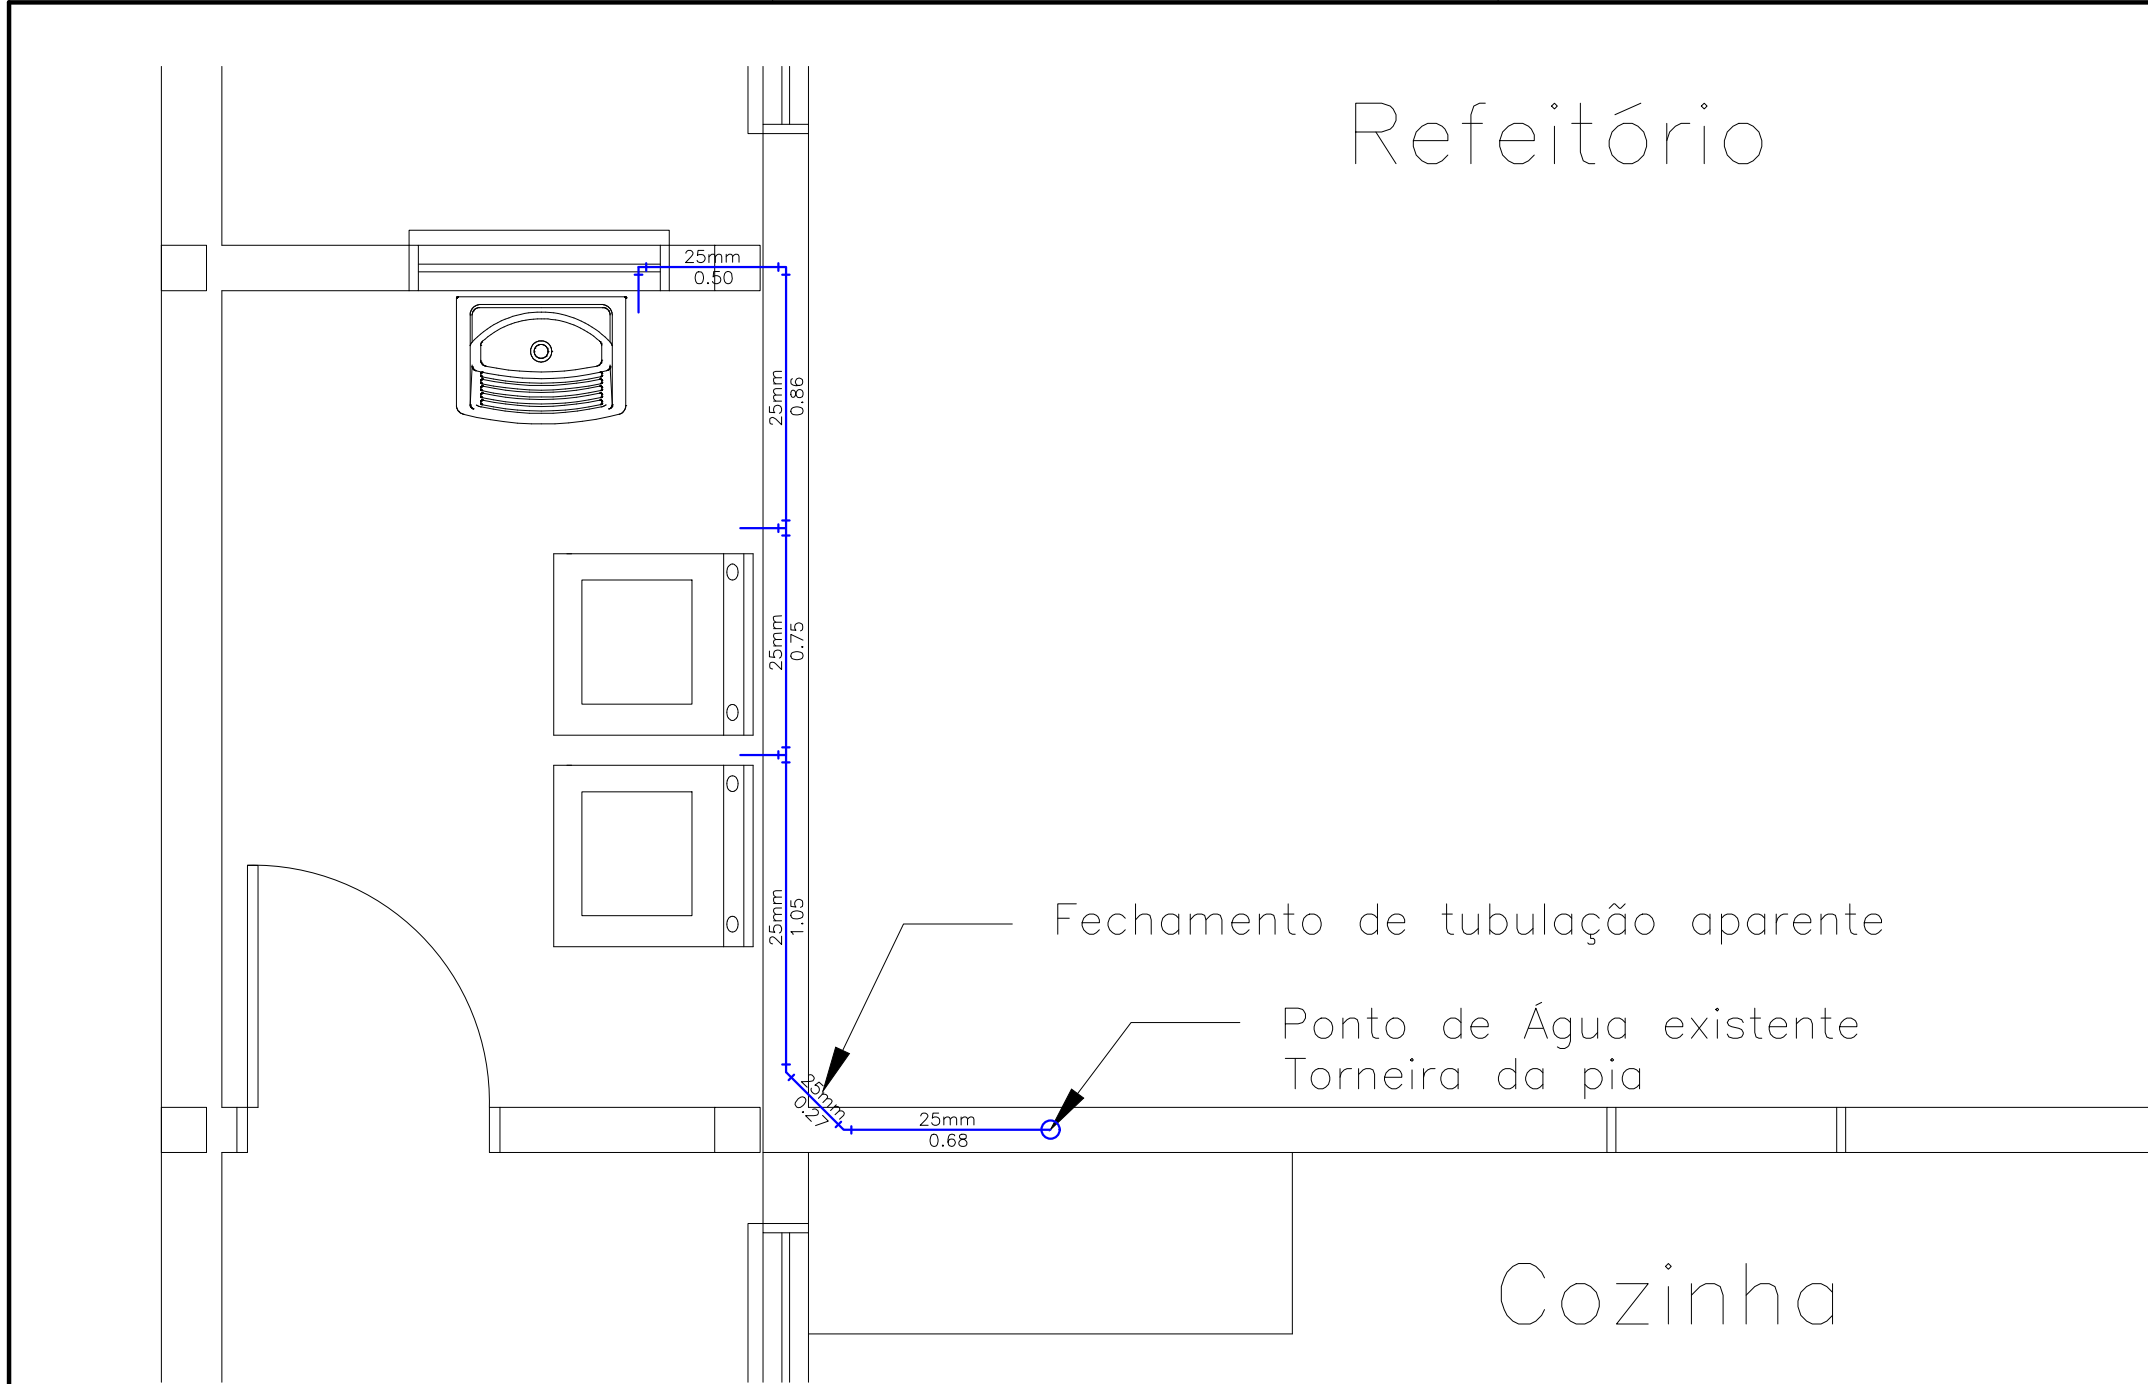

PLANTA BAIXA INSTALAÇÃO HIDRÁULICA COZINHA E SERVIÇOS  
ESCALA 1/25

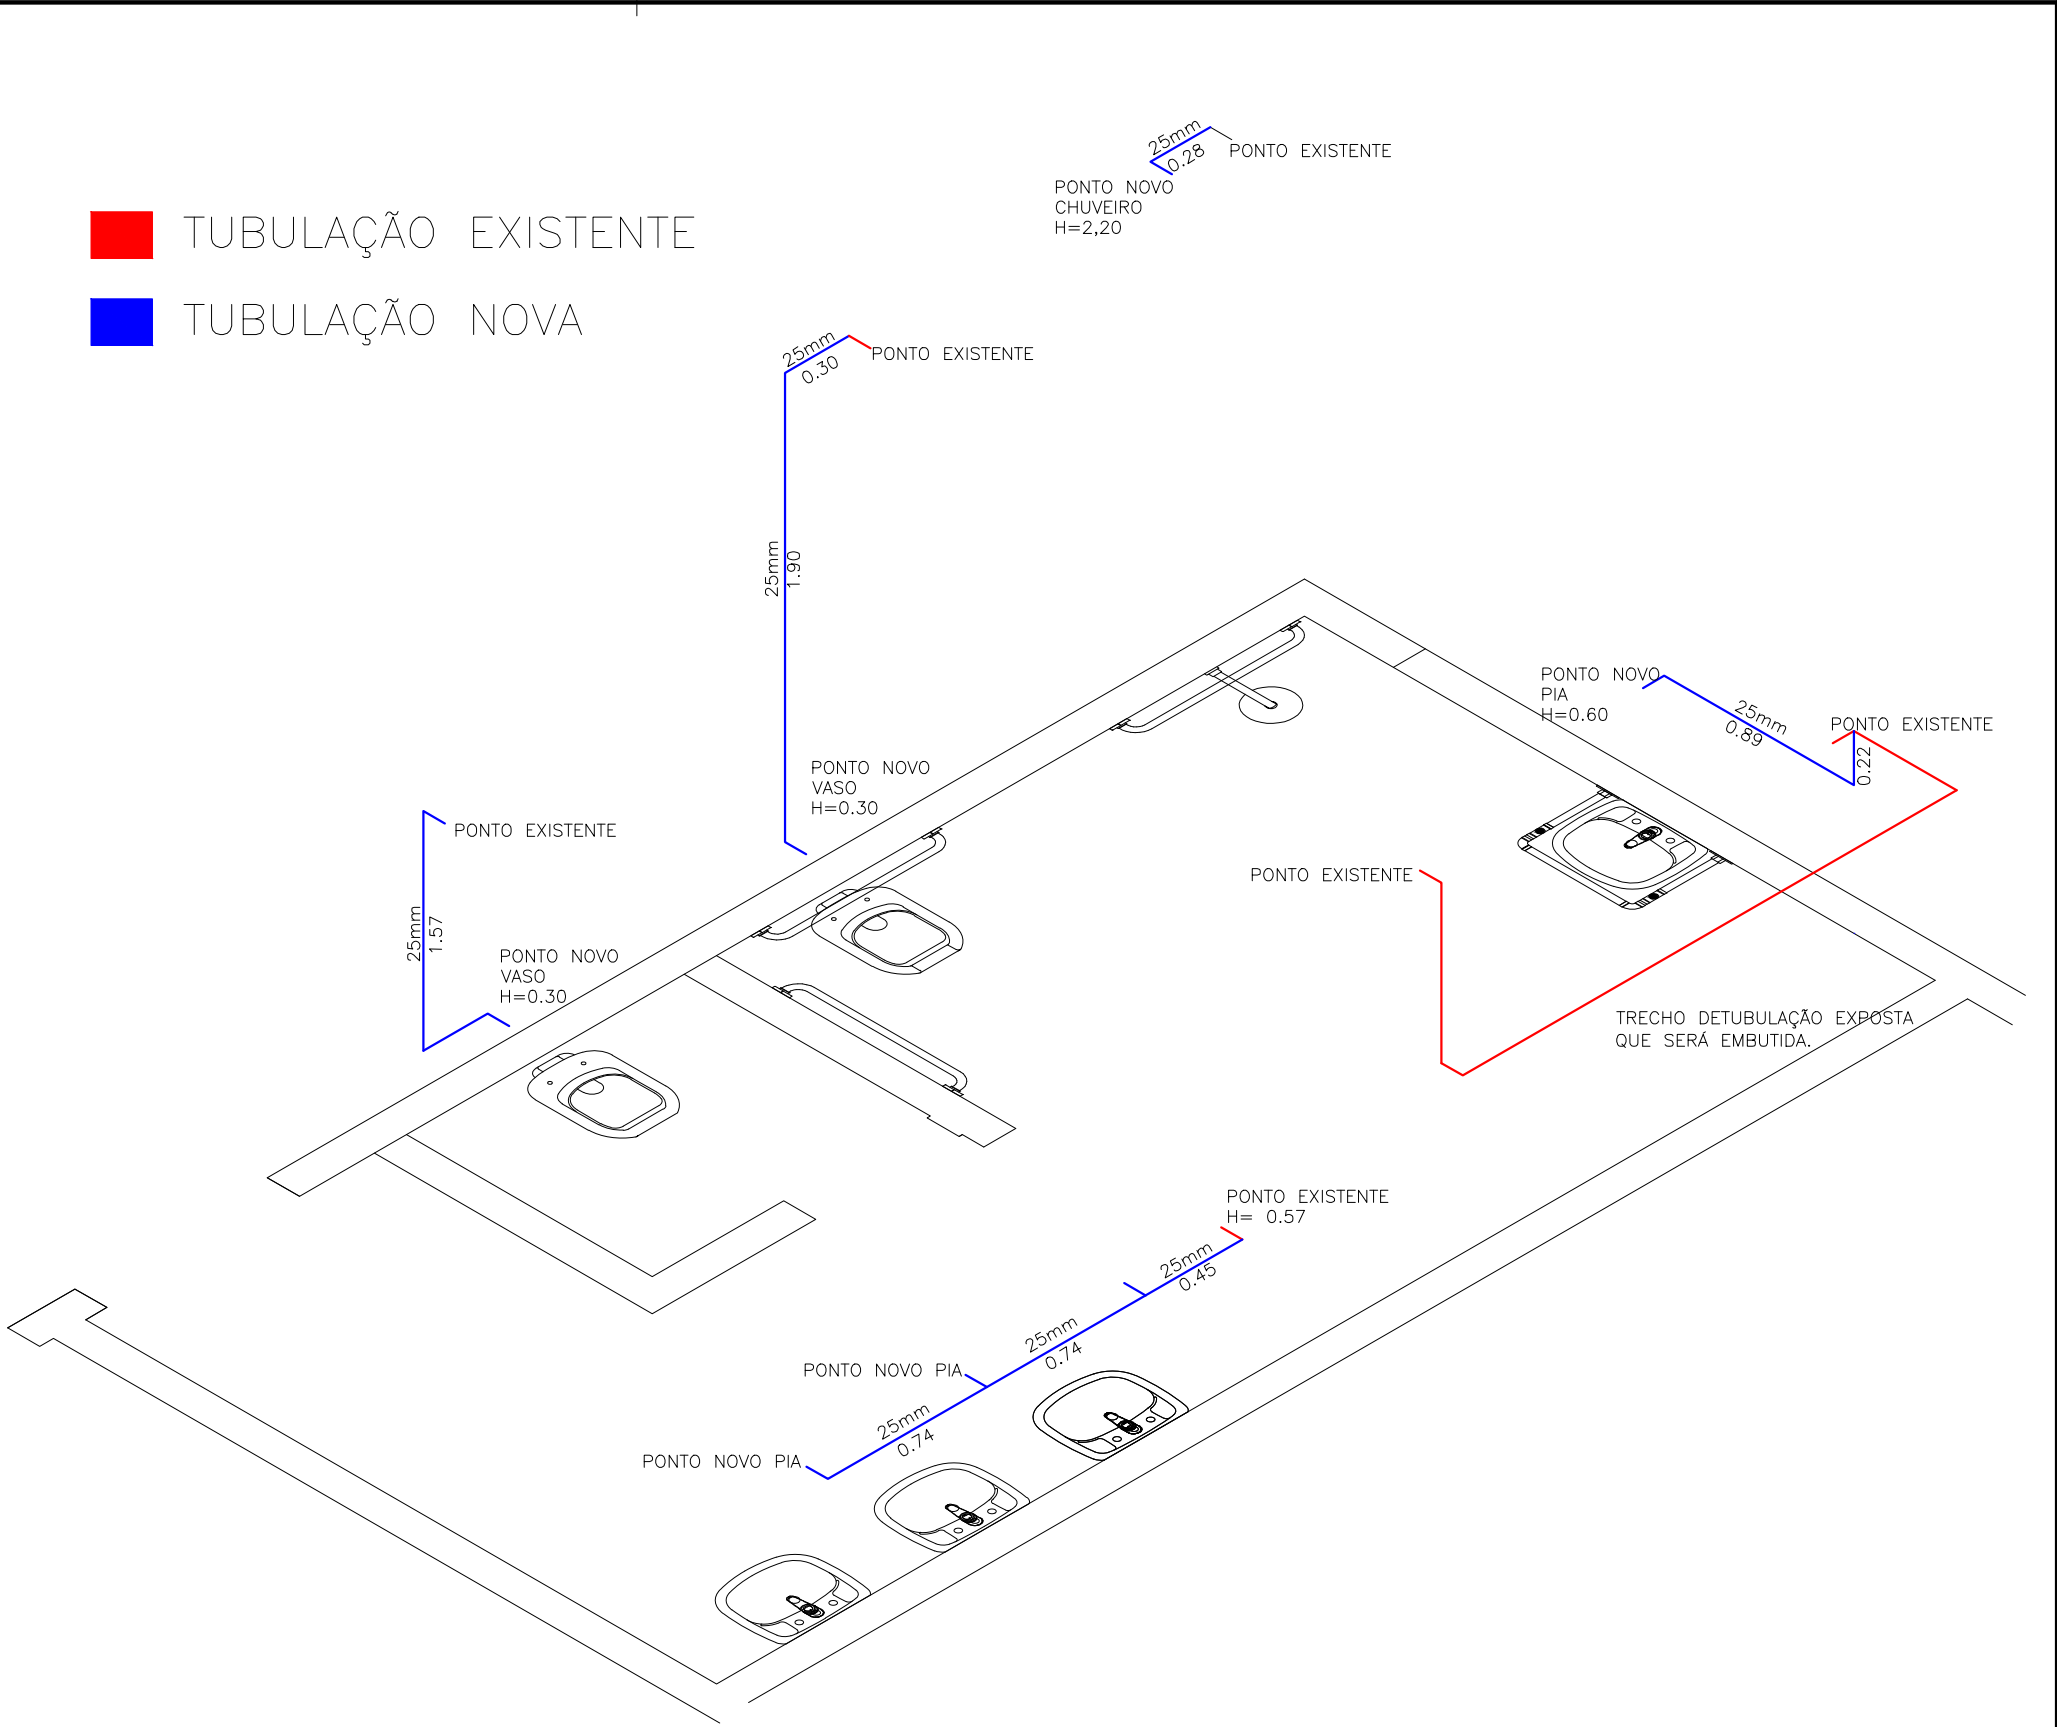

ISOMÉTRICO BANHEIRO ACESSÍVEL  
ESCALA 1/50

|         |            |             |                                     |                 |
|---------|------------|-------------|-------------------------------------|-----------------|
| 00      | 24-04-2019 | LUIZ CARLOS | ENG. LUIZ CARLOS MITTELSTADT JÚNIOR | PROJETO INICIAL |
| REVISÃO | DATA       | DESENHO     | RESP. TÉCNICO/PROJETISTA            | ALTERAÇÃO       |



PREFEITURA MUNICIPAL DE TRIUNFO

SECRETARIA DE COORDENAÇÃO E PLANEJAMENTO

ESTADO DO RIO GRANDE DO SUL

|                |                                                                       |             |                       |          |             |
|----------------|-----------------------------------------------------------------------|-------------|-----------------------|----------|-------------|
| OBRA:          | PROJETO DE REFORMA E ACESSIBILIDADE DO ABRIGO MUNICIPAL DE TRIUNFO-RS | PRANCHAS:   | 06/07                 | ÁREA:    | 400,66m²    |
| ESPECIFICAÇÃO: | PROJETO ARQUITETÔNICO E EXECUTIVO                                     | DATA:       | ABRIL DE 2019         | ESCALA:  | INDICADA    |
| RESP. TÉCNICO: | LUIZ CARLOS MITTELSTADT JÚNIOR<br>ENGENHEIRO CIVIL CREA RS 209247     | REFERÊNCIA: | INSTALAÇÃO HIDRÁULICA | REVISÃO: | 00          |
|                |                                                                       |             |                       | DESENHO: | LUIZ CARLOS |